


Инв. № подл.	Подпись и дата	Взамен инв.№

Схема расположения трассы газопровода на листах проекта

Точка подключения Г1Ø89х3,5 в проектируемый Г-д
Ду100 (см. проект - XII очередь строительства)

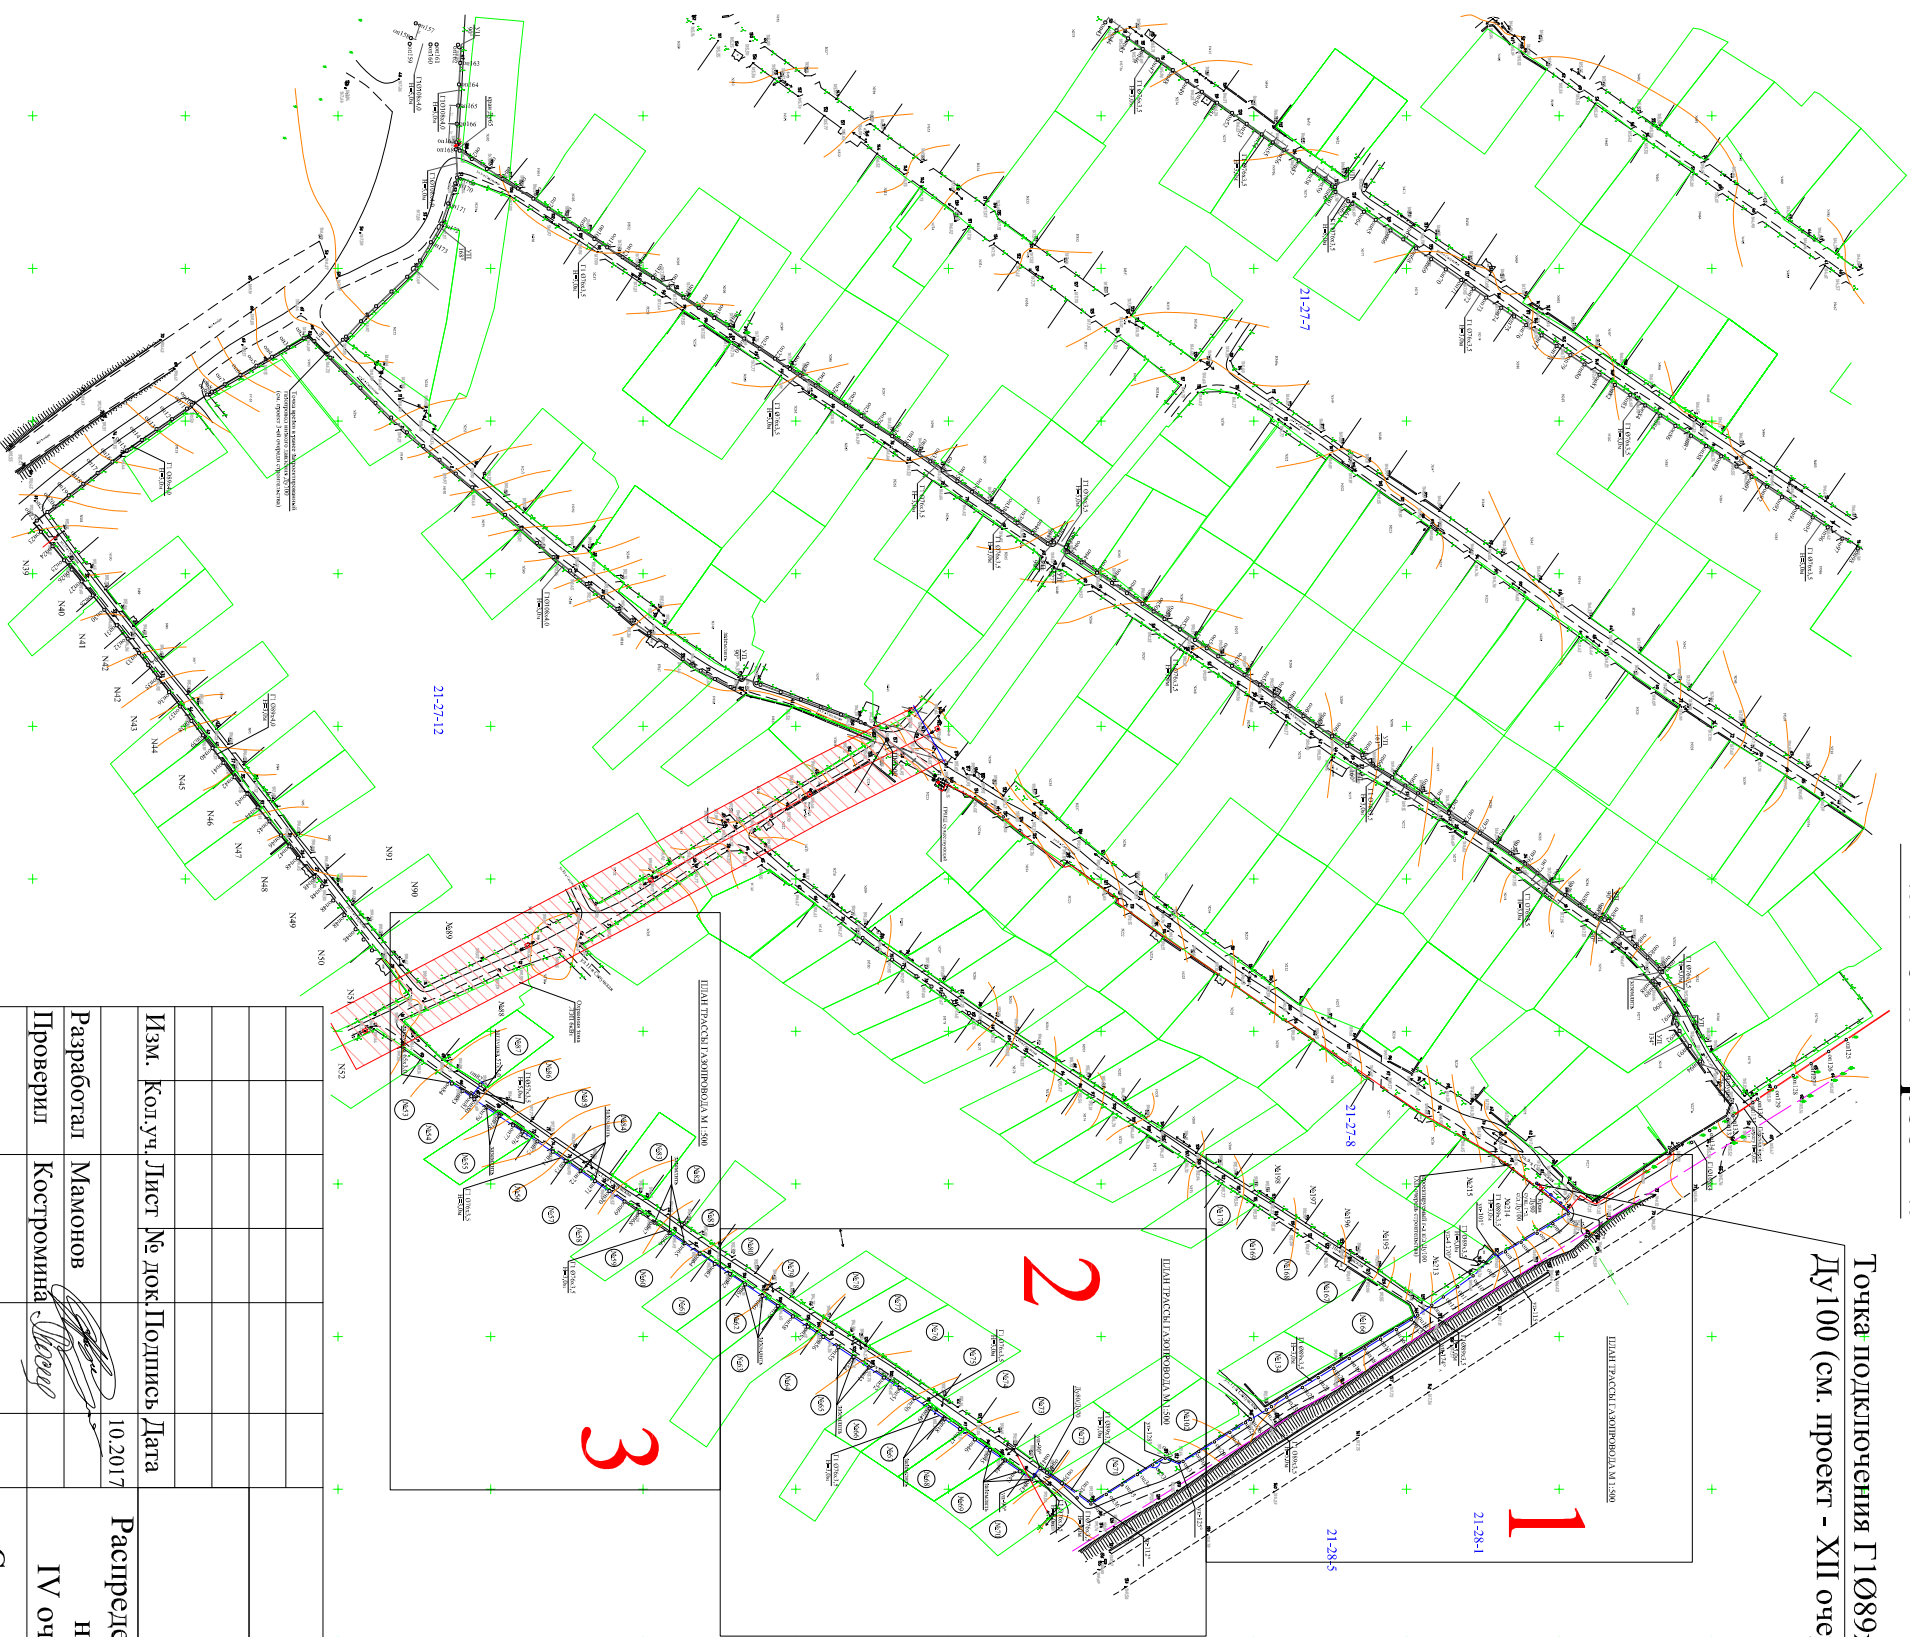

Изм.	Кол.уч.	Лист	№ док.	Подпись	Дата
Разработал	Мамонов				10.2017
Проверил	Костромкина				
ГИП	Чабан				
Н. контр.	Самодурова				
6 / 2015-2017(4) - ГСН					
ТСН СНТ "Сапун гора" г. Севастополь, Нахимовский район.					
Распределительные газопроводы низкого давления. IV очередь строительства.			Стадия	Лист	Листов
			Р	6	
Схема расположения трассы газопровода на листах проекта			ООО "Стандарт плюс" г. Севастополь Свидетельство ПАМ "Монолит" № 1543.01-2015-9204554927-11-192		